


PRZEKRÓJ A-A (SKALA 1:25)

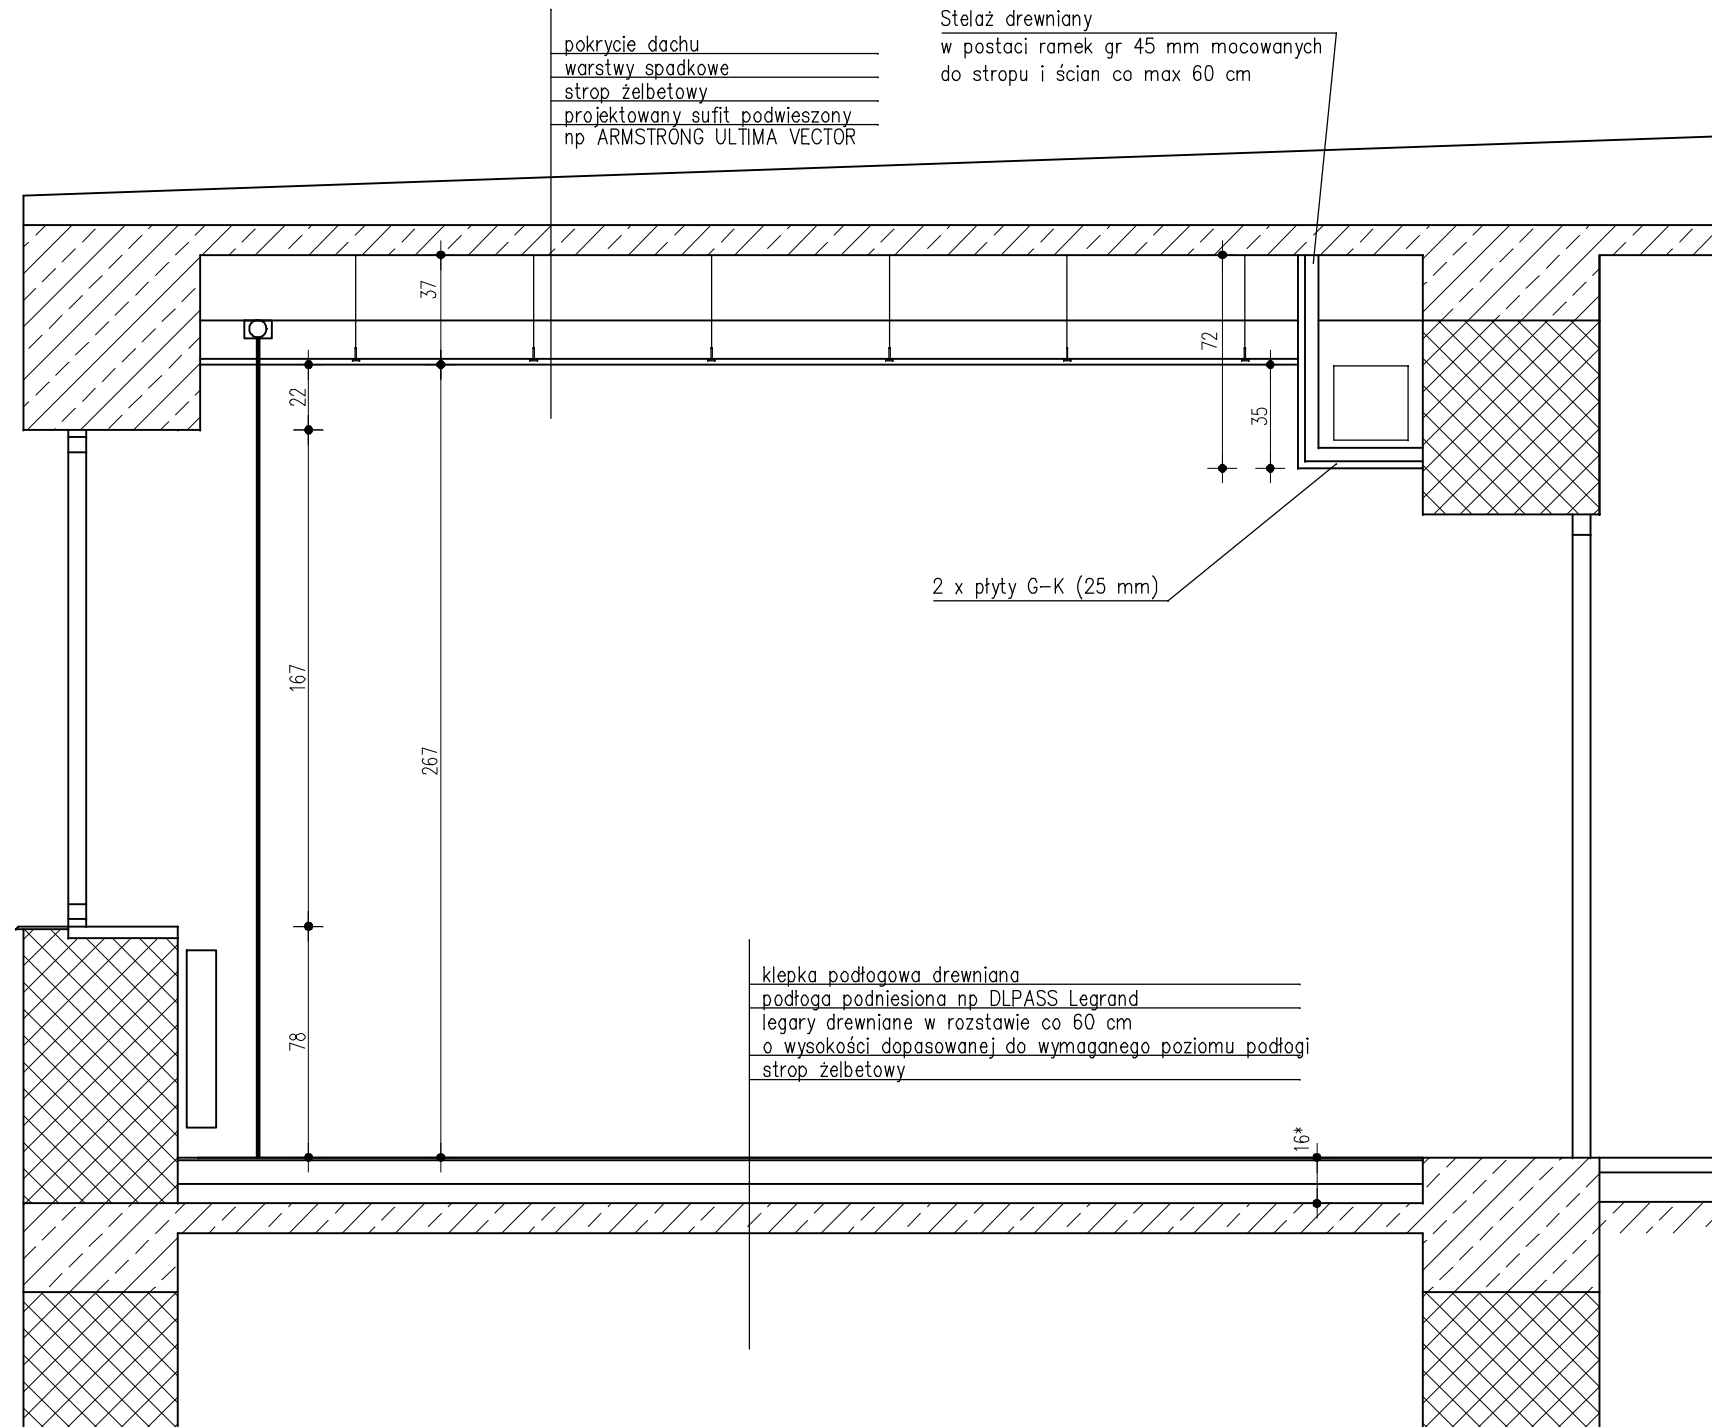

Uwaga: wysokość podłogi (wymiar oznaczony *) określić po demontażu istniejącej tak aby jej wierzch pokrywał się z poziomem korytarza

Uzgodnienia branżowe			
Wykonanie dokumentacji projektowych Modernizacji sali szkoleniowej Nr 220 w budynku Nr 1 przy ul. Rakowieckiej 4A w Warszawie			
Nazwisko i imię	Branża	Nr uprawnień	Pieczętka i podpis
Mirosława Jolanta Gardecka - Szykiedans	Architektura	62/88	
Andrzej Liszewski	Konstrukcje	MAZ/0253/POOK/07	
Piotr Palczewski	Instalacje elektryczne i teletechniczne	MAZ/0084/POOE/03	
Dorota Palczewska	Instalacje sanitarne	MAZ/0029/POOS/04	

REWIZJE:		
REWIZJA:	DATA:	ZMIANA:
0	12.12.08	Pierwsza edycja

INWESTOR: MINISTERSTWO OBRONY NARODOWEJ
DEPARTAMENT ADMINISTRACYJNY
Al. Niepodległości 218, 00 - 909 Warszawa

BRANŻA: KONSTRUKCYJNO - BUDOWLANA

FAZA: PROJEKT WYKONAWCZY

NAZWA PROJEKTU:
Modernizacja sali szkoleniowej Nr 220
w budynku Nr 1 przy ul. Rakowieckiej 4A w Warszawie

GENERALNY PROJEKTANT:	ZESPÓŁ PROJEKTOWY:	Podpis
SOLPRO Piotr Palczewski ul. Pomorska 44 96-313 Jaktorów tel/fax. (022) 303 90 25 tel. 504 097 155	PROJEKTOWAŁ: KONSTRUKCJA: mgr inż. Andrzej Liszewski nr upr. MAZ/0253/POOK/07 PROJEKTOWAŁ: ARCHITEKTURA: mgr inż. M J Gardecka - Szykiedans nr upr. 62/88	

NAZWA RYSUNKU:
PRZEKRÓJ A-A

SKALA	NR PROJ.	DATA	FORMAT	BRANŻA	NR RYS.	REW.
1:25	71	12.12.08	A3	B	B-03	0